


給・排水計画平面図

S=1:250

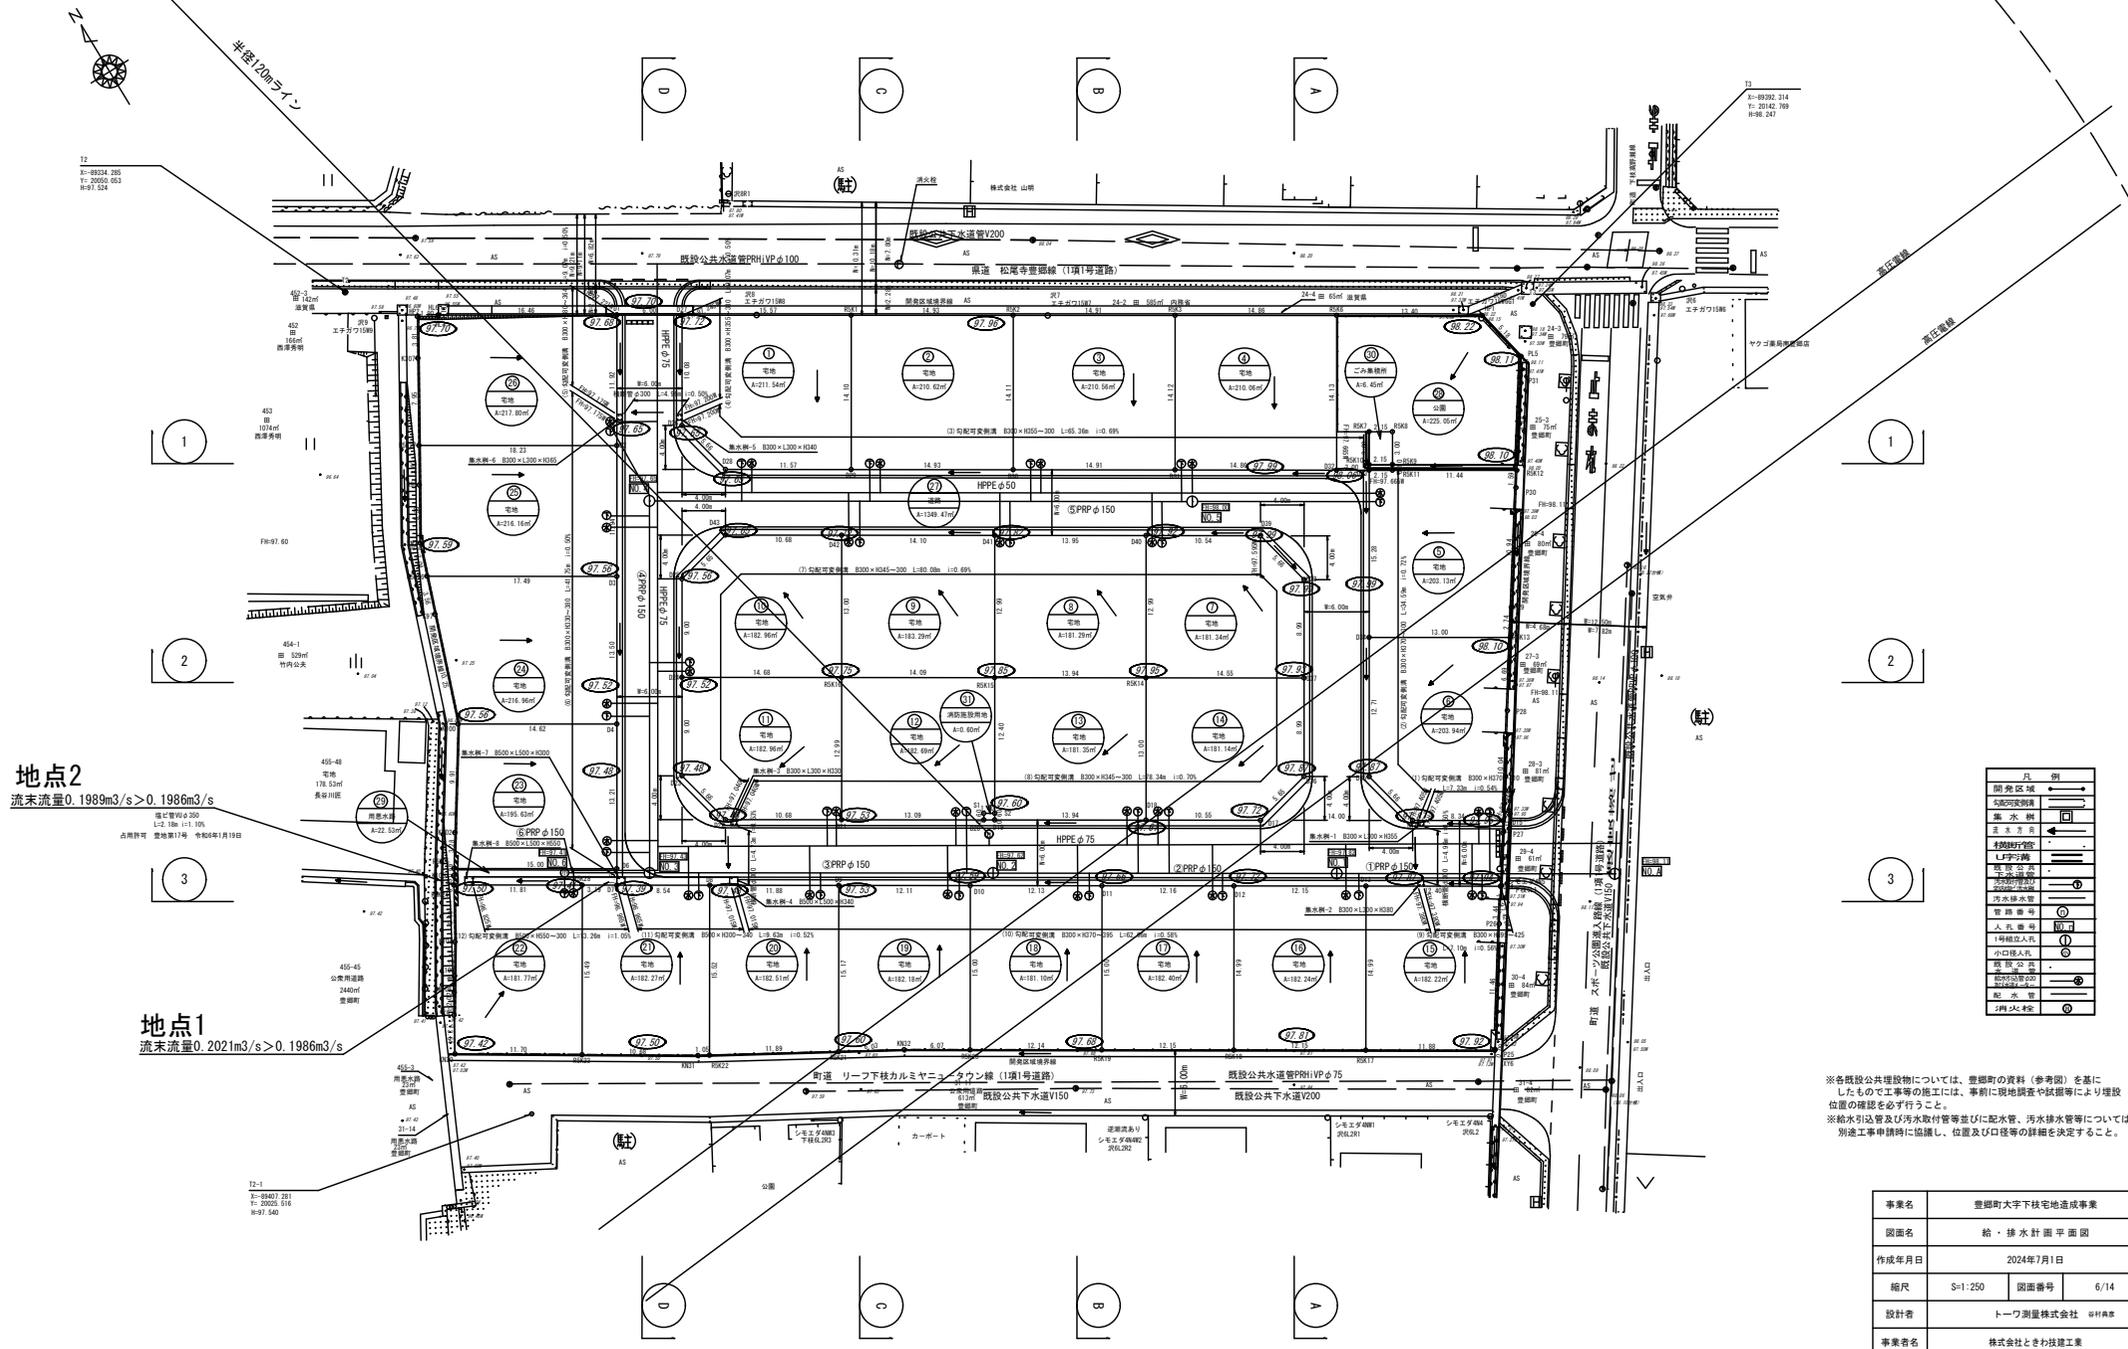

※各既設公共施設については、豊郷町の資料(参考図)を基にしたもので工事等の施工には、事前に現地調査や試掘等により埋設位置の確認を必ず行うこと。
 ※給水引込管及び汚水取付管等並びに配水管、汚水排水管等については、別途工事申請等に協議し、位置及び口径等の詳細を決定すること。

事業名	豊郷町大字下枝宅地造成事業
図面名	給・排水計画平面図
作成年月日	2024年7月1日
縮尺	S=1:250 図面番号 6/14
設計者	トーフ測量株式会社 田村典幸
事業者名	株式会社とぎわ建設工業

地点2
 流量0.1989m³/s > 0.1986m³/s

地点1
 流量0.2021m³/s > 0.1986m³/s

72-1
 〒99241 281
 〒20205 516
 99211 540